

別冊

一般競争入札


加茂警察署旧署長公舎

【建築工事設計等図面】


※一部不足しています。

令和7年度

新潟県

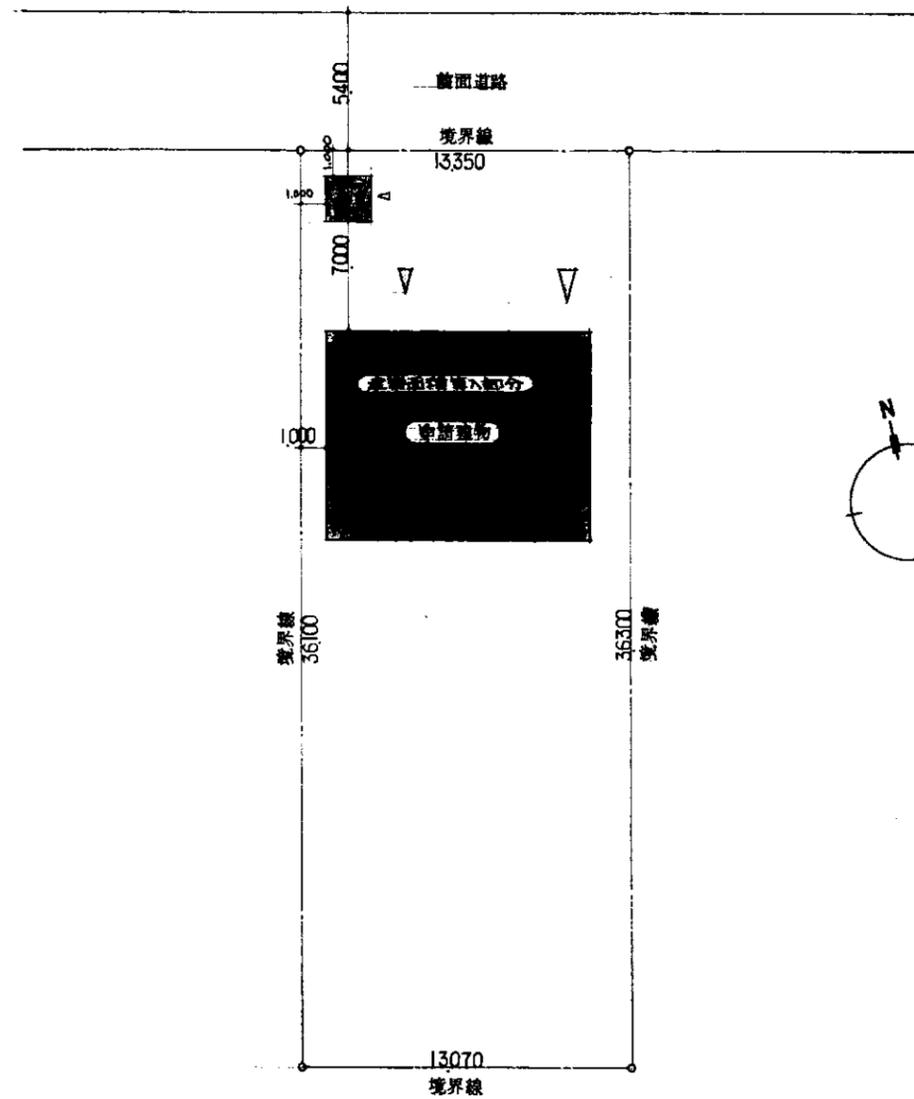


配置図 S-1/200

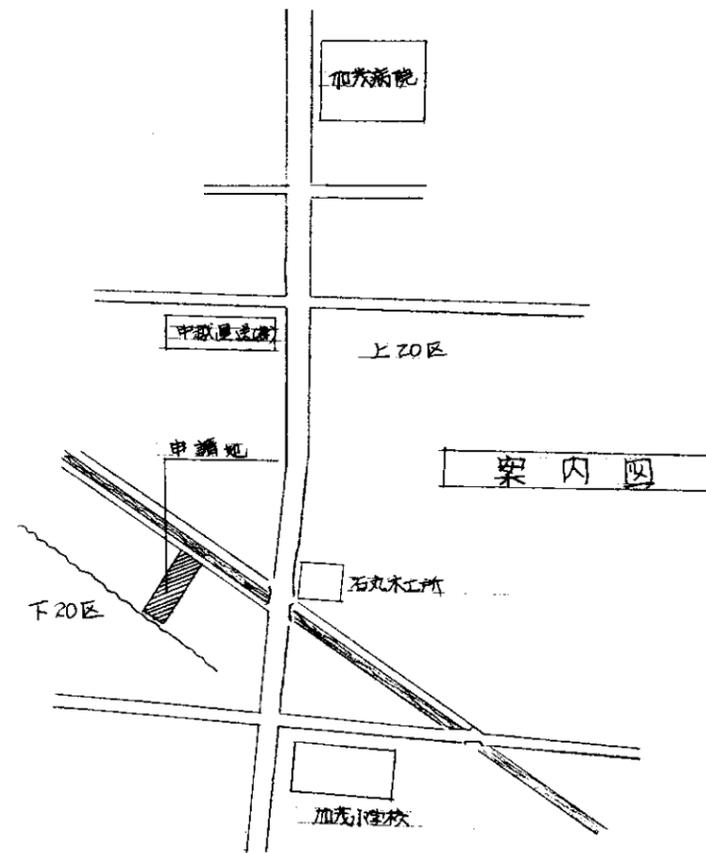



項目	面積 (㎡)	坪数
敷地面積	502.48	151.80
建築面積	85.71	25.93
床面積・延面積	82.81	25.05

工事名 加茂署 署長宿舍 新築 工事設計図
 昭和54年度 17枚 2号 SCA-E 1/200
 図面名称
 案内図 配置図

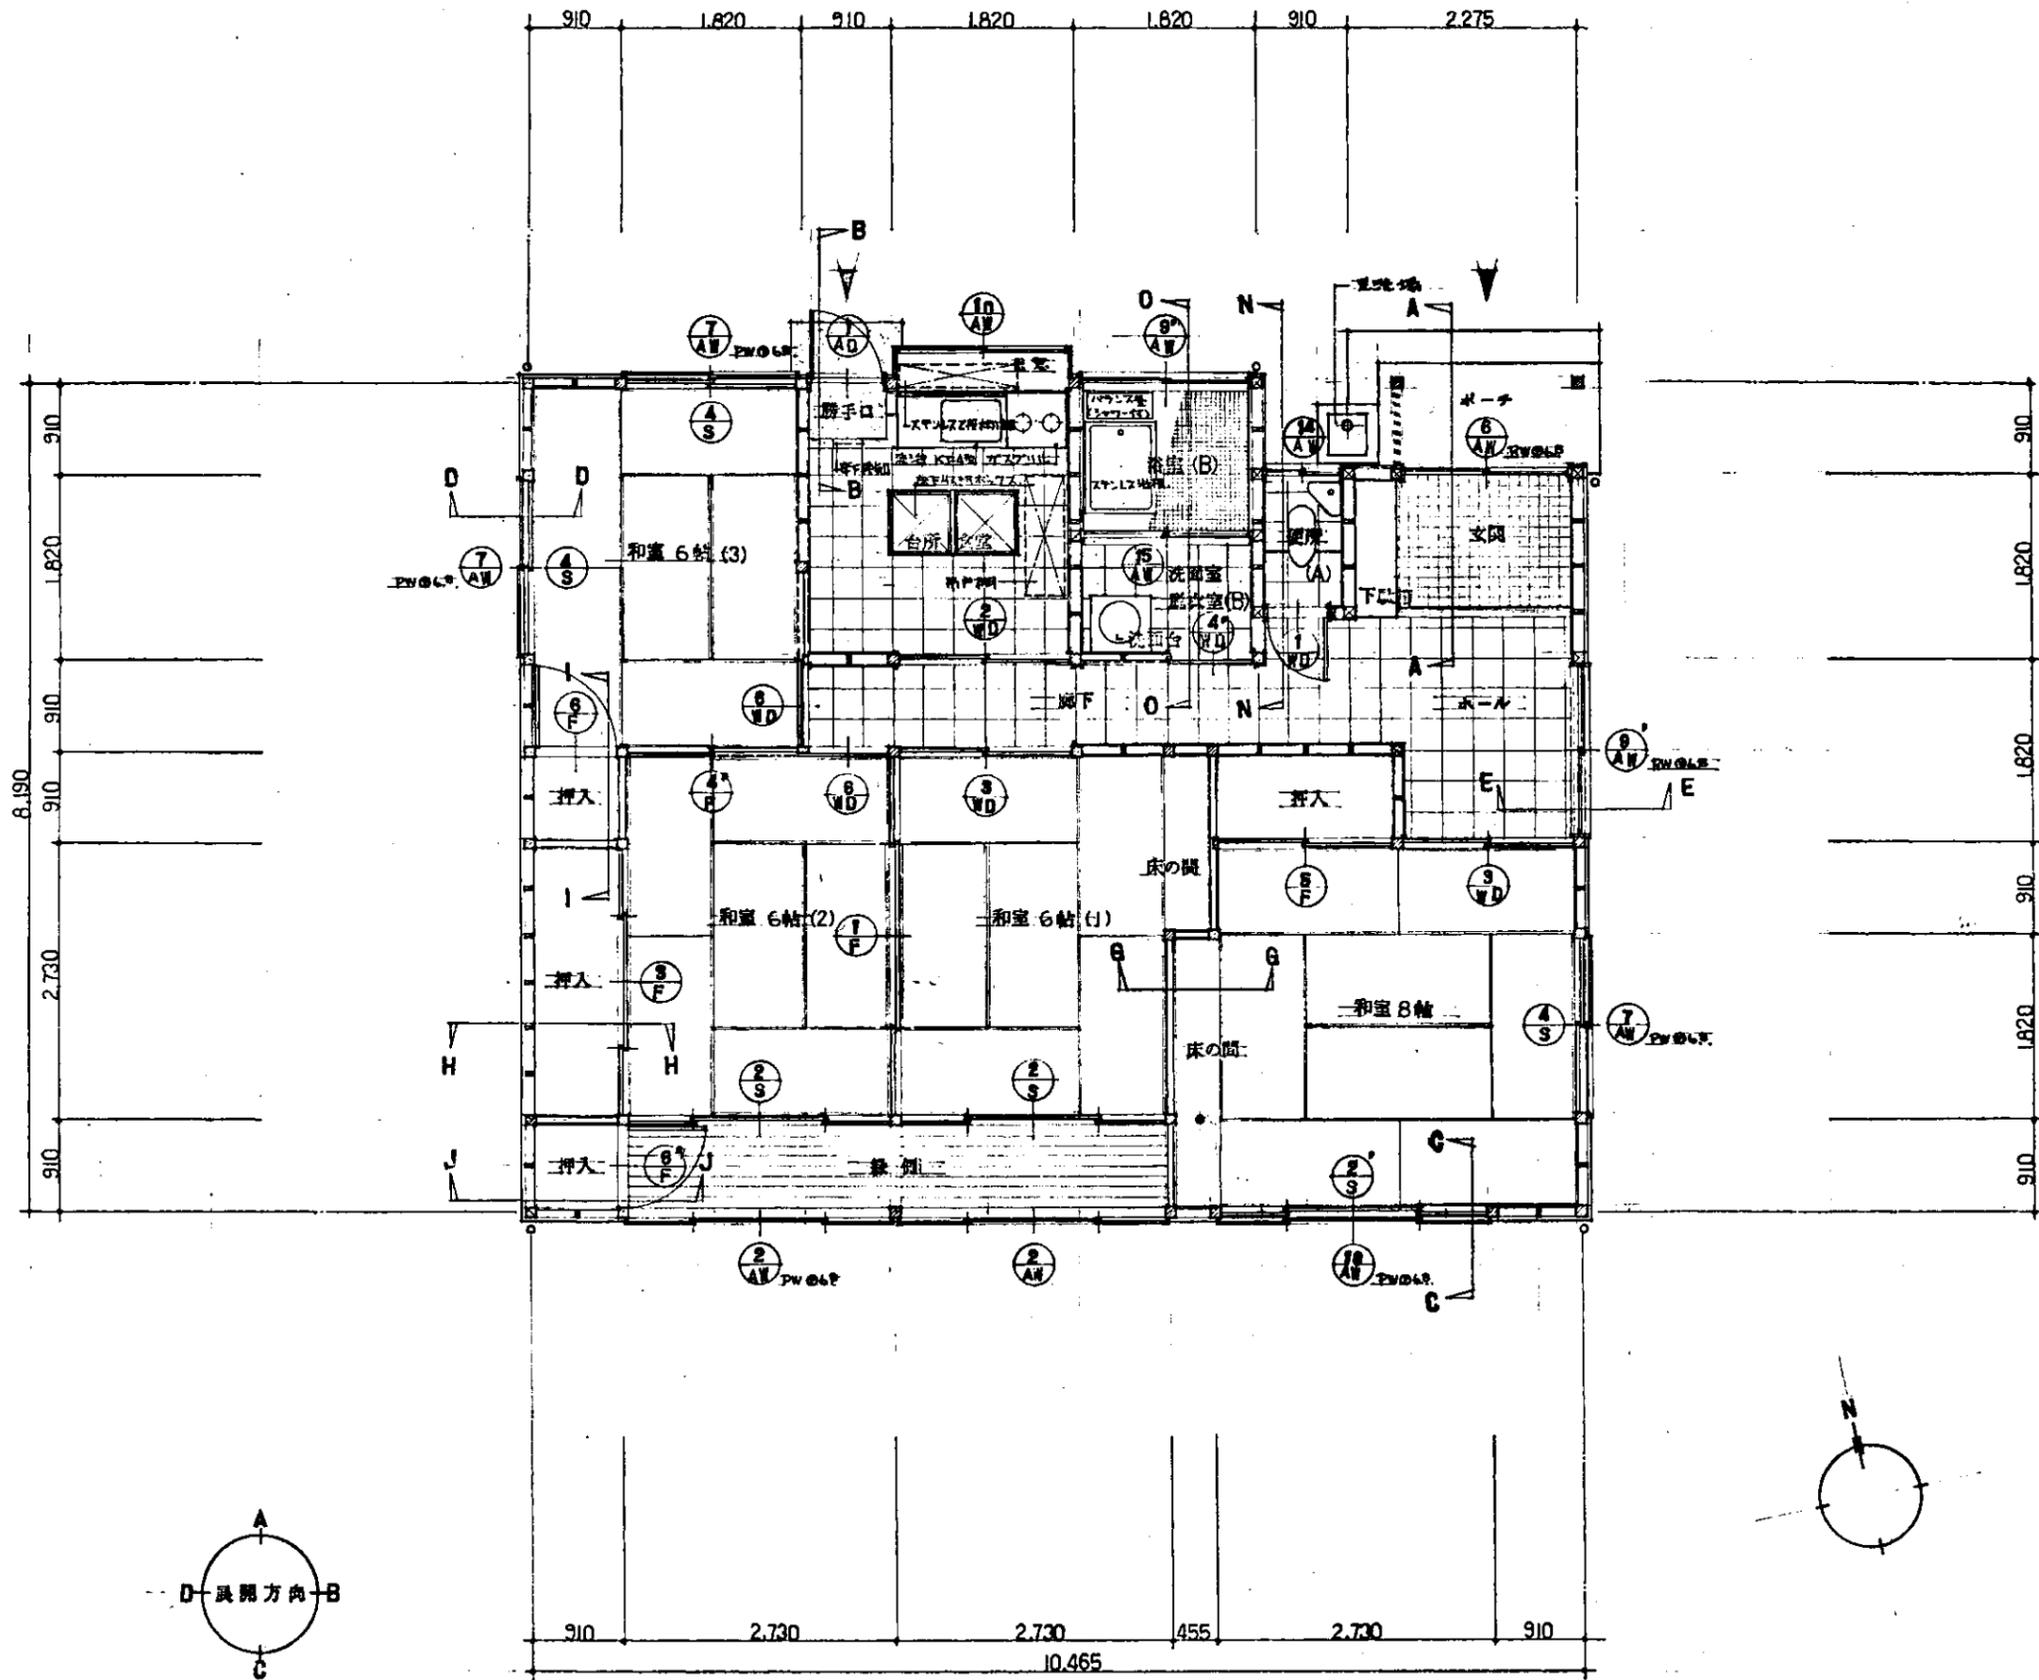

建坪内訳


AD-1	1'	WD-1	1'	F-1	1'	S-2	2'
AW-2	2	WD-2	1	F-3	1	S-4	3
AW-16	1	WD-3	2	F-4	1	S-2	1
AW-6	1	WD-4	1	F-5	1		
AW-7	3	WD-6	2	F-6	1		
				F-6'	1		
AW-8'	2						
AW-10	1						
AW-14	1						
AW-15	1						

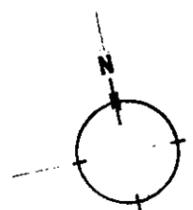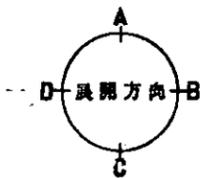


加茂郡長尾合

平面図 S=1/50
(8281 ㎡ 25.05 坪)


工務部 加茂郡長尾合 新築 工事設計図
昭和54年度 17 枚 3 号 SCA-E 1/50
図面名称
平面図

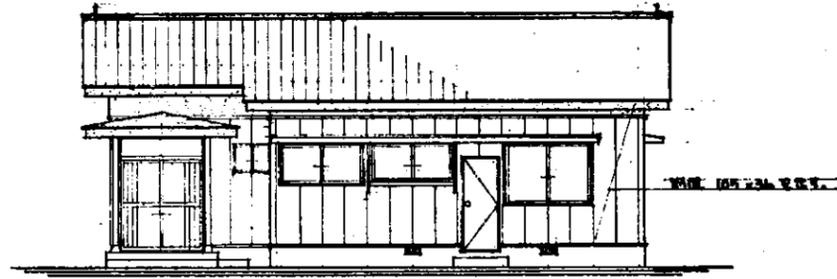


北側立面図 S-1/100

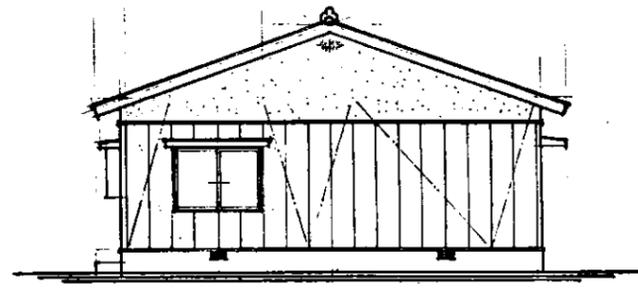

西側立面図 S-1/100

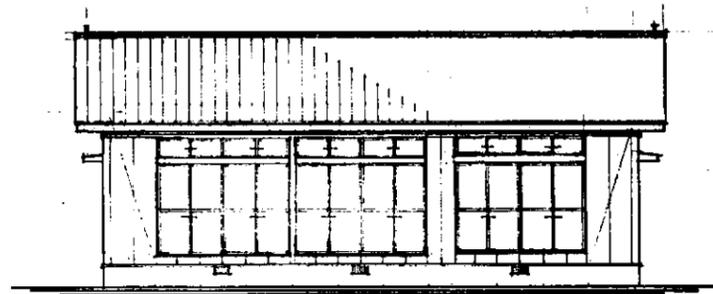


南側立面図 S-1/100

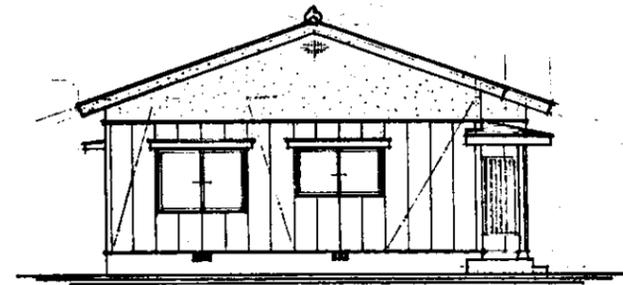

東側立面図 S-1/100

工事名 加茂署 署長宿舍 新築		工事設計図	
昭和 54年度	17 枚 4 号	SCA-E	1/100
図面名称			
各立面図			

加茂署長宿舍

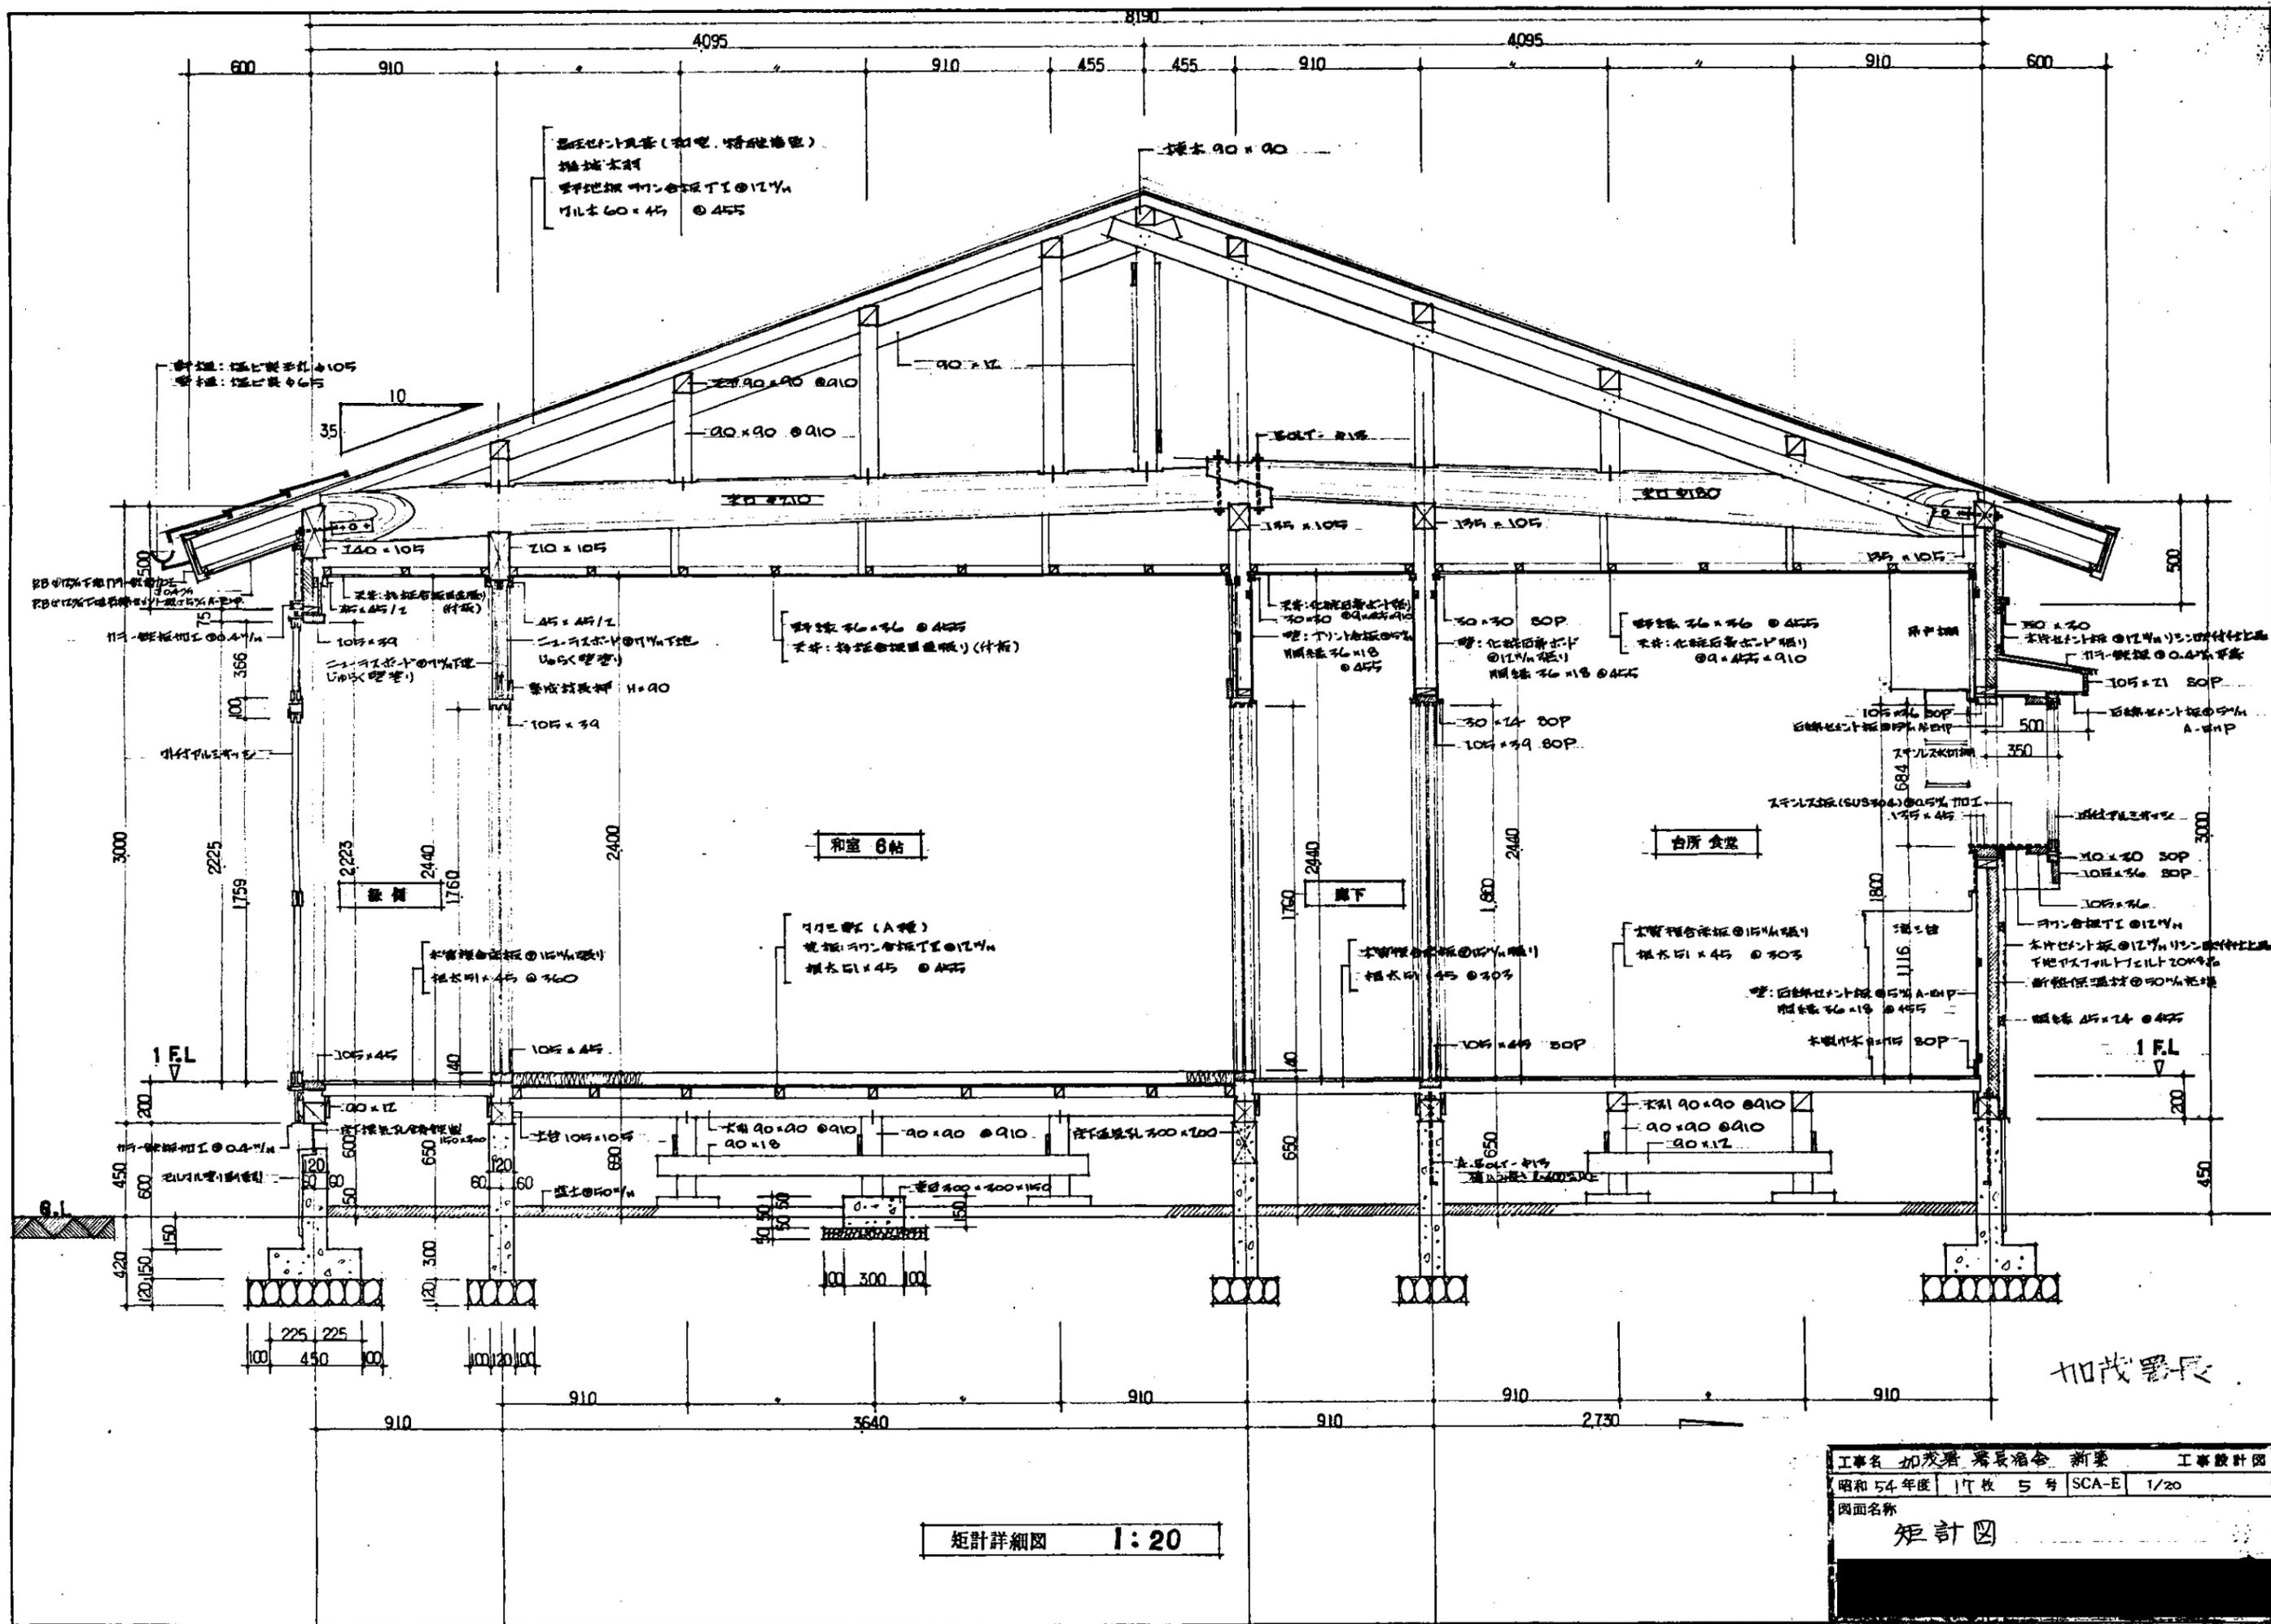

屋根材: 瓦葺き
 棟木: 杉 90 x 90
 大木: 杉 90 x 90 @ 910
 小木: 杉 45 x 45 @ 455


和室 6帖
 大木: 杉 90 x 90 @ 910
 小木: 杉 45 x 45 @ 455

台所 食堂
 大木: 杉 90 x 90 @ 910
 小木: 杉 45 x 45 @ 455


矩計詳細図 1:20

工事名	加茂署 署長宿舍 新築	工事設計図
昭和 54 年度	17 枚 5 号 SCA-E	1/20
図面名称		
矩計図		


加茂署長

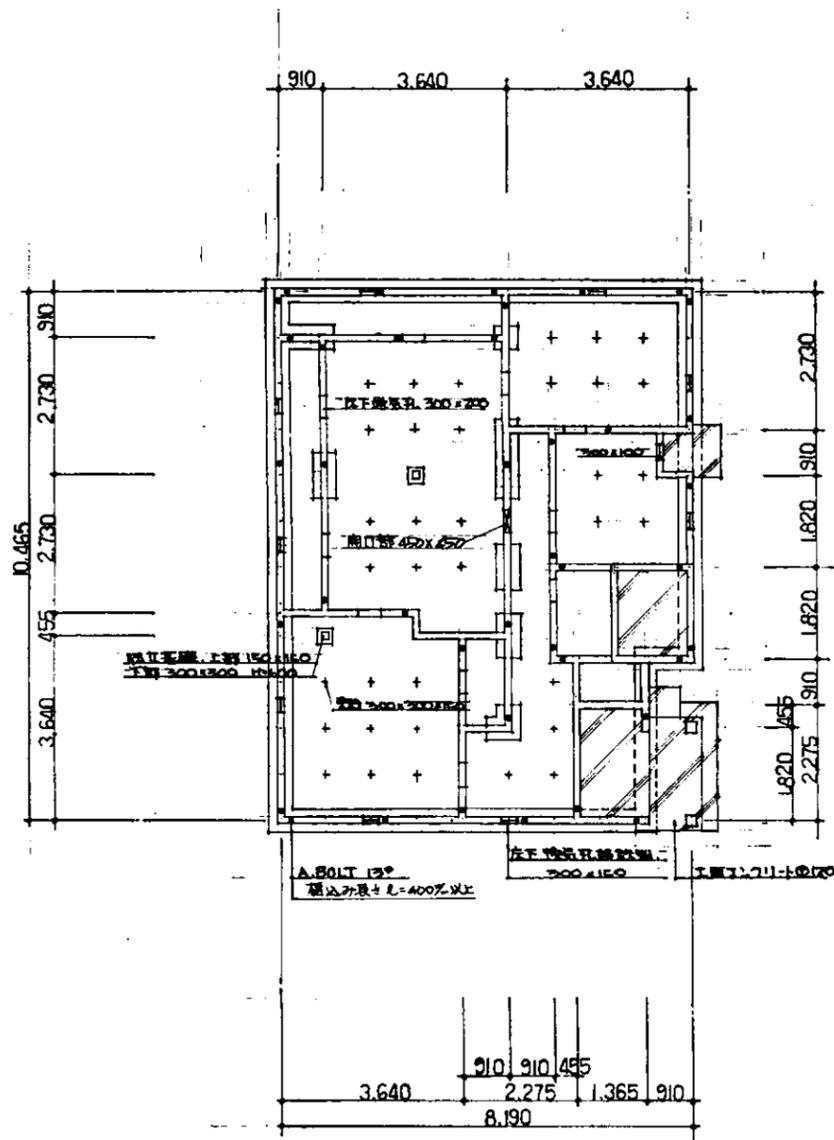

基礎伏図 1:100

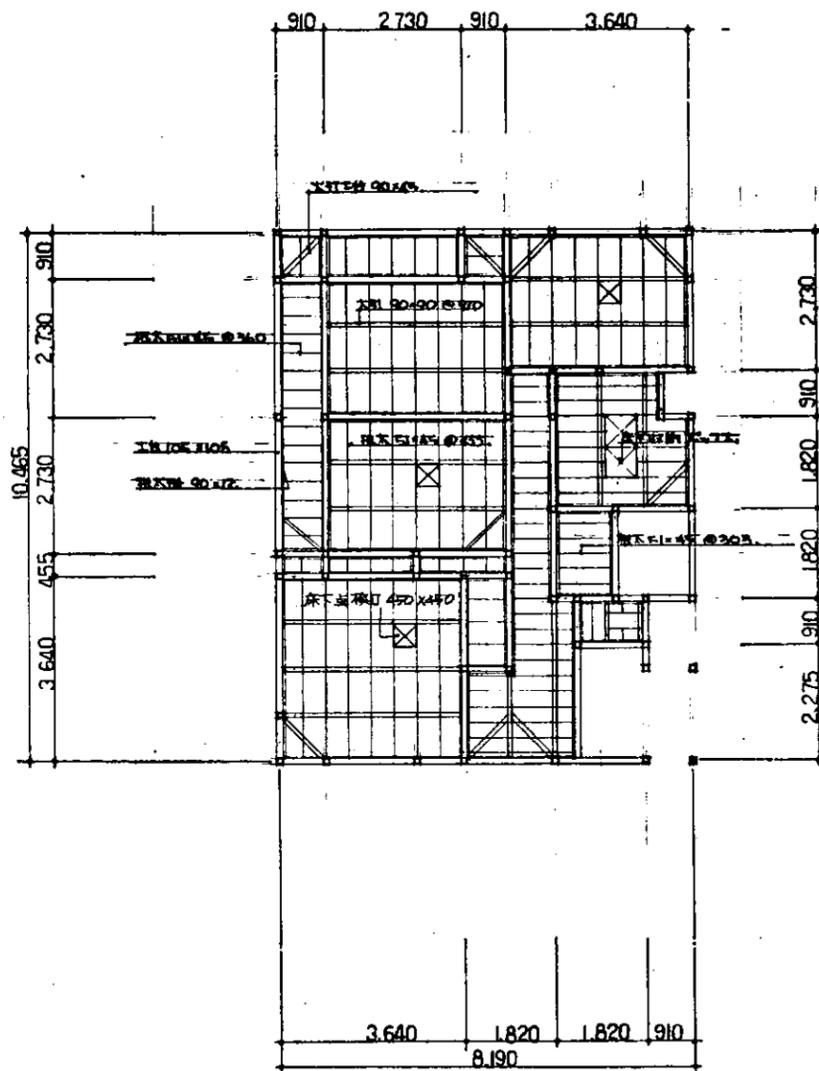





床伏図 1:100

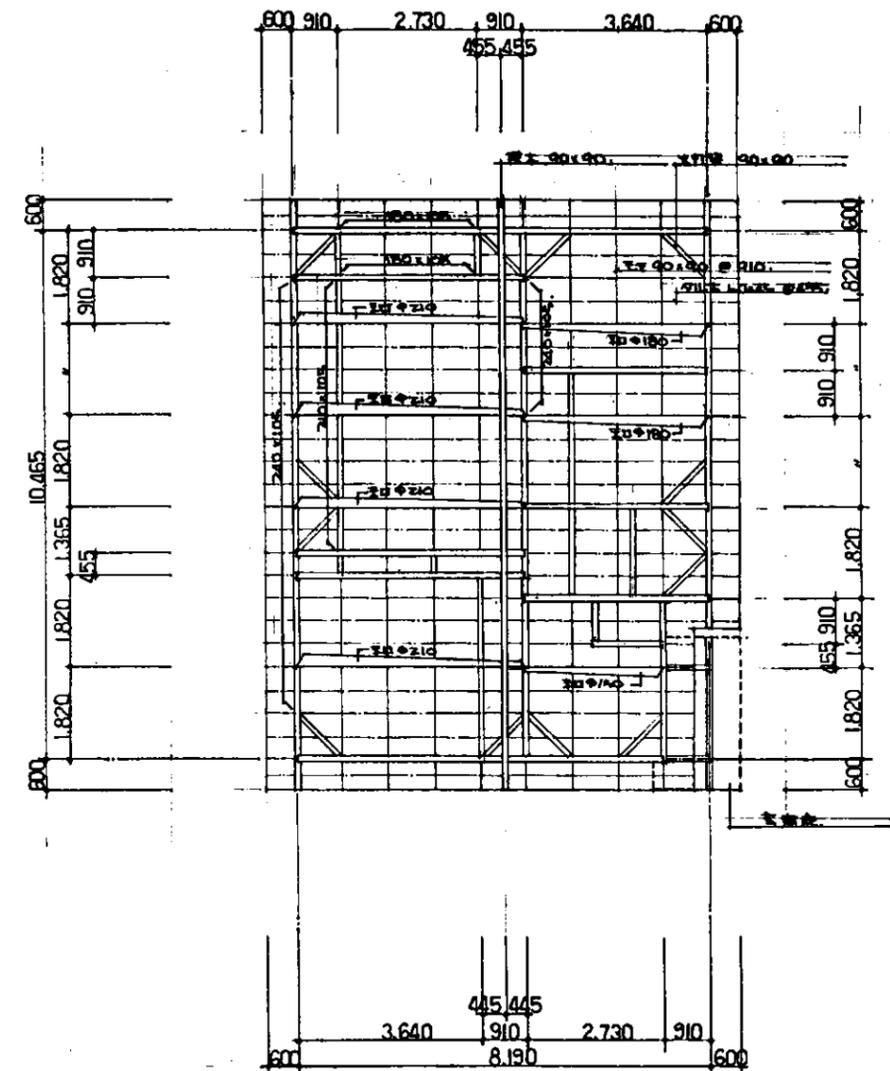

小屋伏図 1:100


加茂署長住宅

工事名	加茂署長住宅 新築	工事設計図
昭和54年度	17 枚 8 号	SCA-E 1/100
図面名称	基礎、床、小屋伏図	

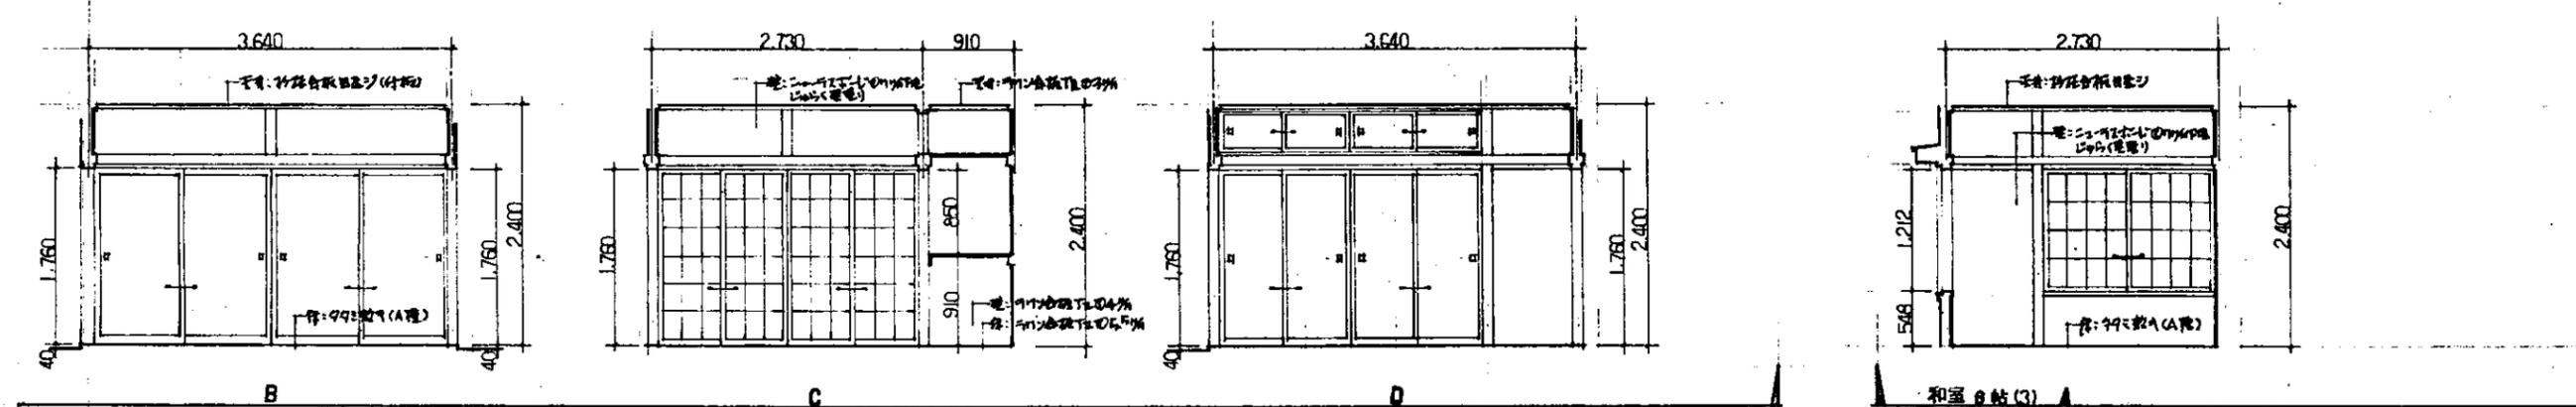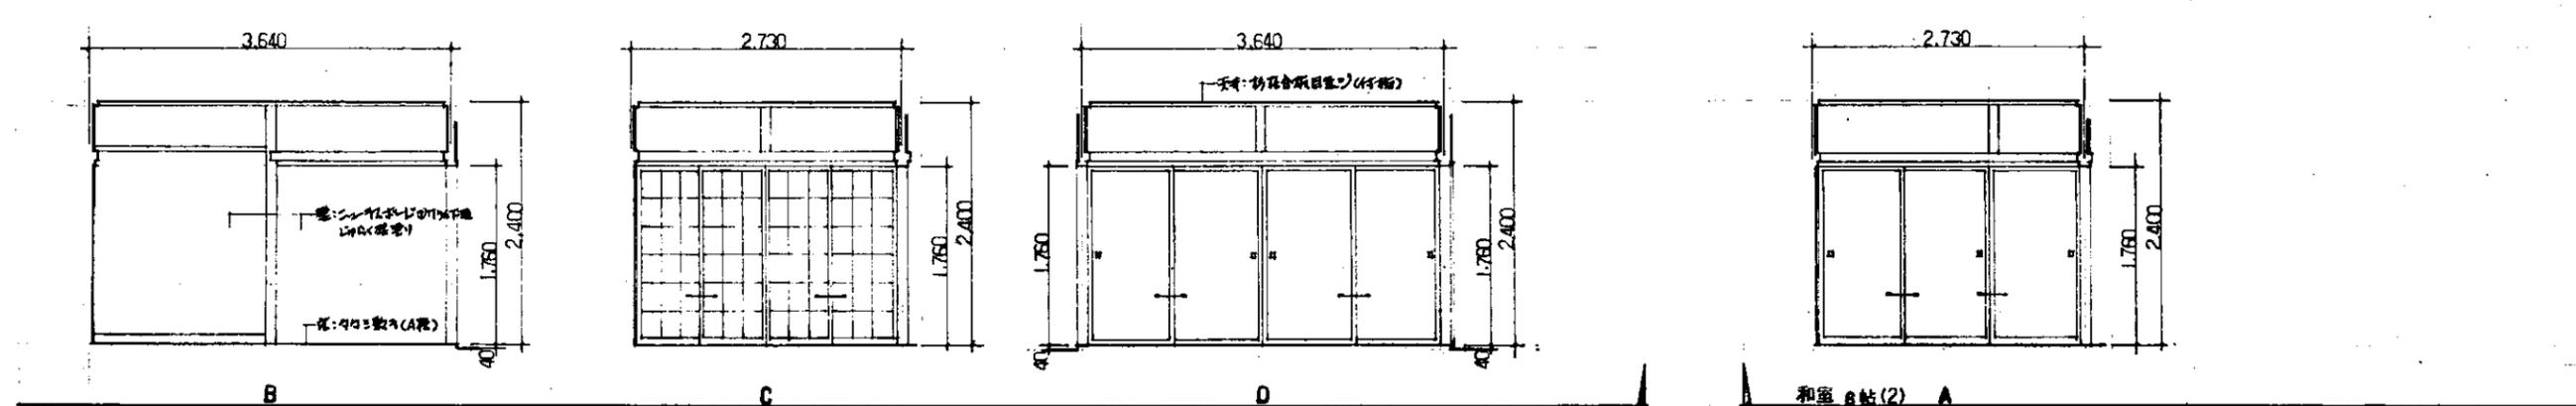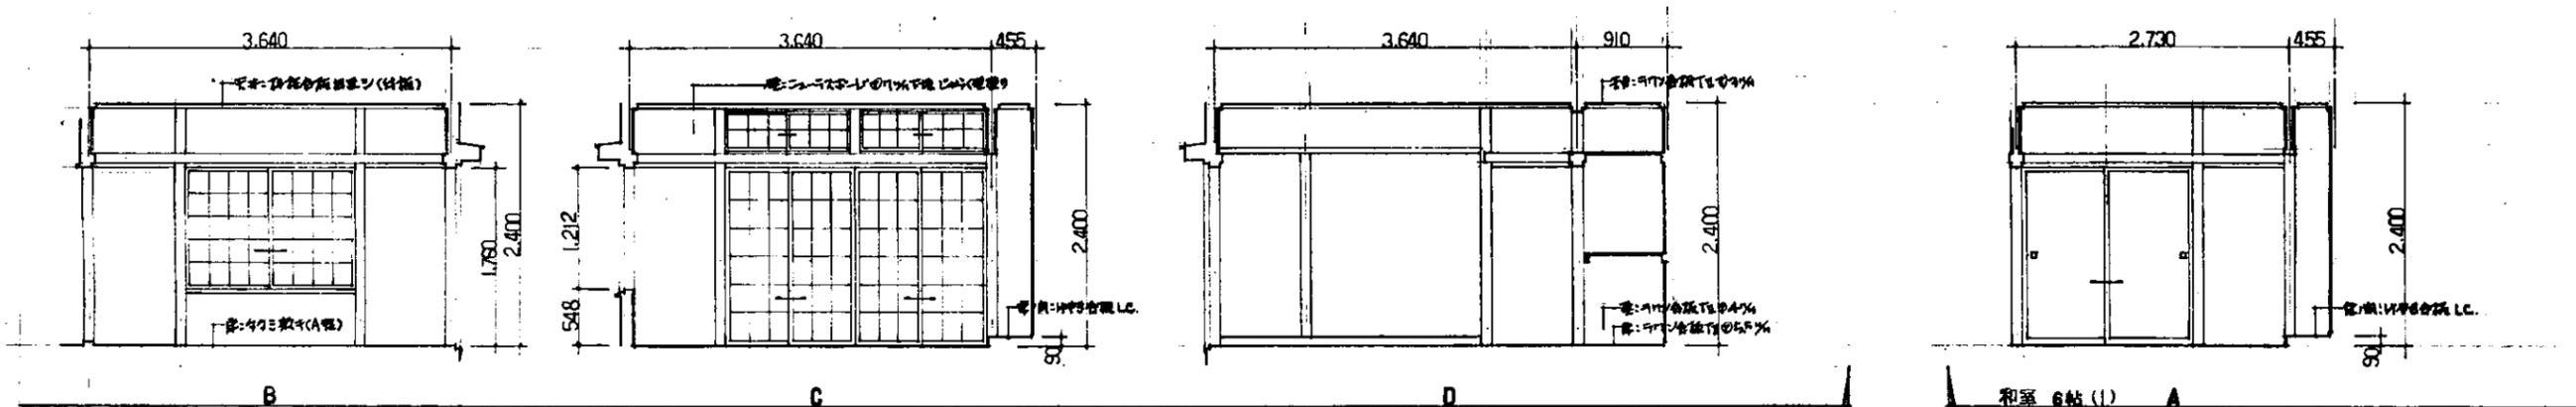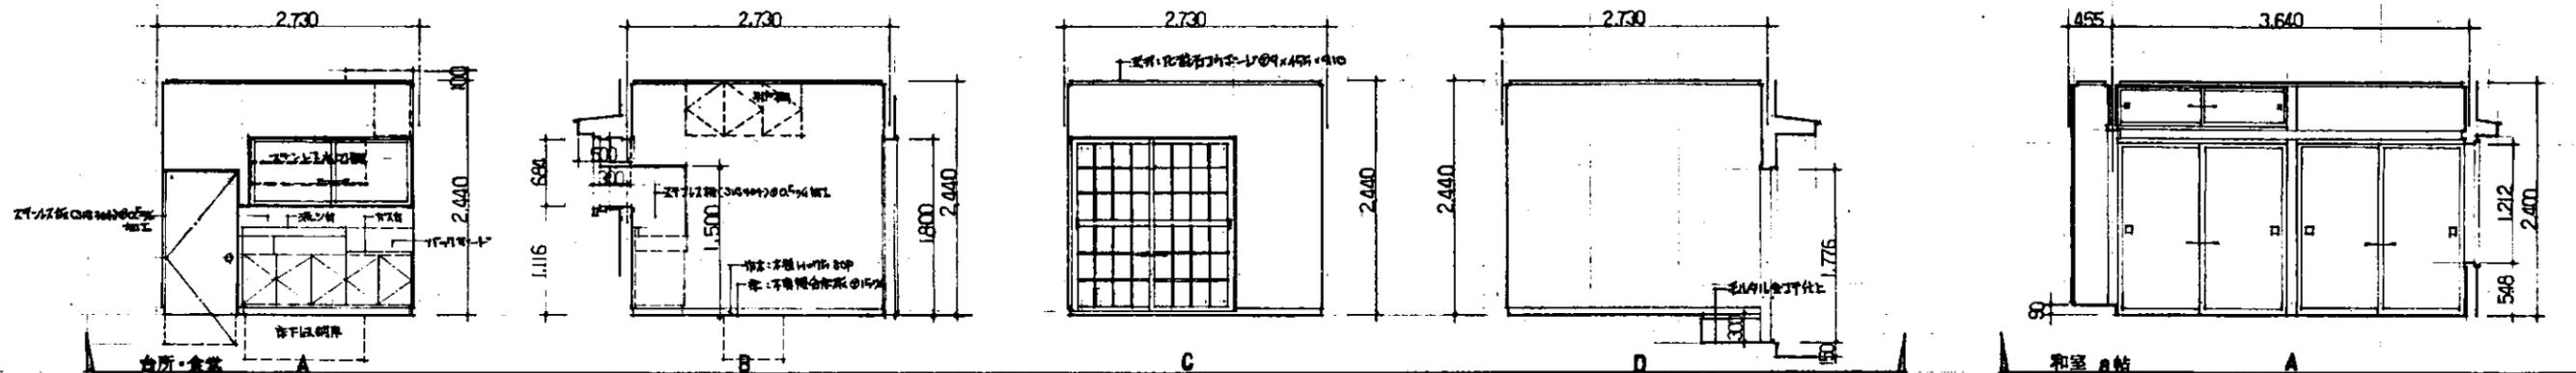

工事名 加茂署 若長宿舎 新築 工事設計図
 昭和 57 年度 17 枚 10 号 SCA-E
 図面名称
 展開図


1-7(巻10.11)

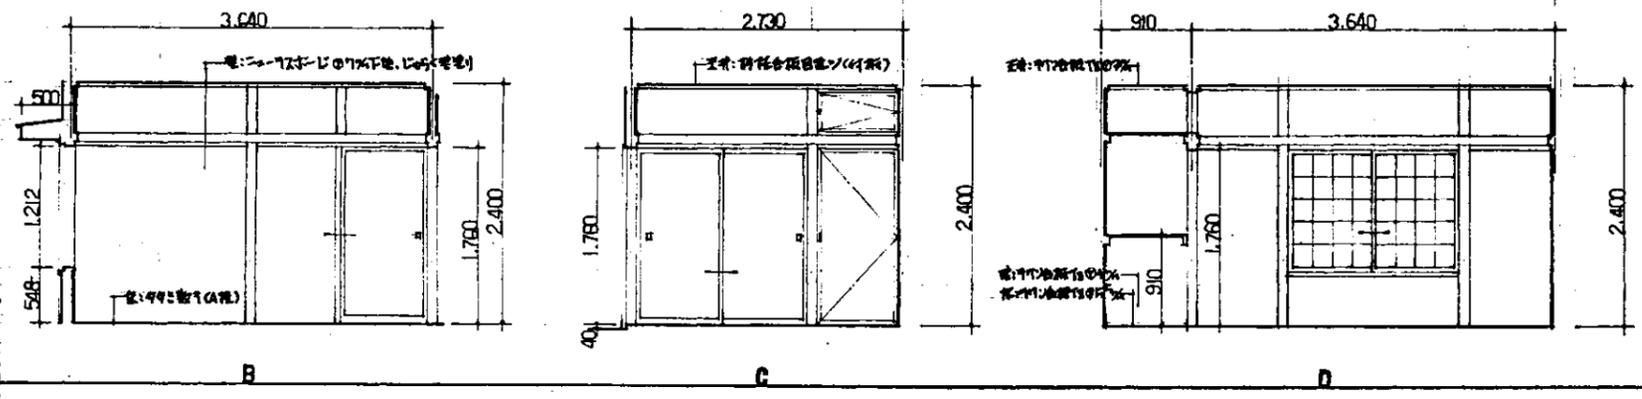

加茂署長 (2)


工事名	加茂署 署長宿舍	新築	工事設計図
昭和 54 年度	17 号	11 号	SCA-E
図面名称	展開図		

器具名	器具型名	備考
ホ-キ	FBCBRP-201GL	
支	IL60 和風コ-ドランプ	1-1-1仕様
ホ-ル	IRFZ-60	
下	"	
便所	ISSI-20	
洗面	ISCAMP-60	
台	IL60MP 半球形ガラスカバー	1-1-1仕様
所	FSS3-203GL	
和室(4席)	FL20 洋風元灯	棚下取付形
・(2席)	FC03A-C30ZGL	・3席
・(1席)	FC03A-C32ZGL	
床	FSSI-101GL	・2席
敷	IL60 和風コ-ドランプ	

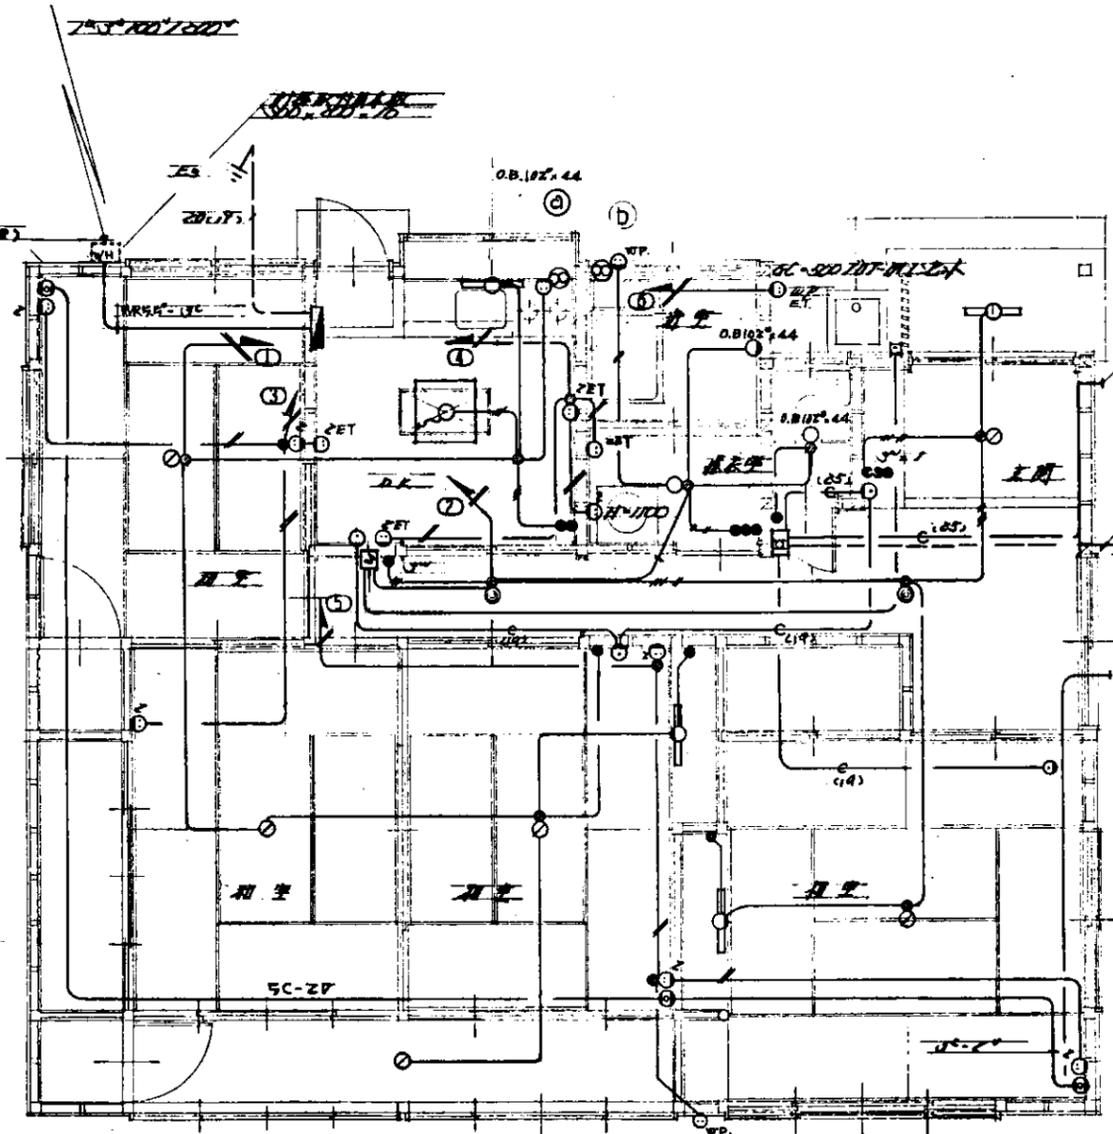

SC-ZP
E100V用
100V用


注	
1.	押入れ仕様 a 電灯用 200V 2-5失 b 排気用 150V 同時吸排 7-1失
2.	配線入ロ 配線はF1配線 --- WP16-2C --- WP16-3C --- WP16-2C --- WP20-2C --- WP20-3C 用配線入ロ部分には必ず電線径を WP16-2C, WP16-3C, WP20-2C, WP20-3C WP20-2C, WP16-2C, WP16-3C, WP20-2C 1.5倍 x 1.5倍 x 1.5倍
3.	5A電灯器具は必ずコンプレックス端子台に 電線径を2.0(緑色)にて配線の上
4.	電話配線は床下配線と標準に記

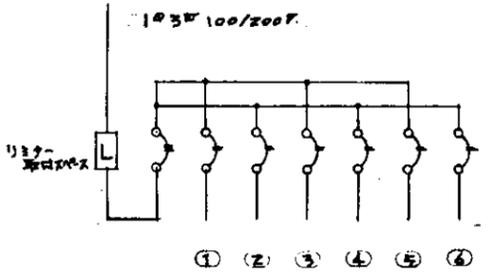

M.S. ELB 3P30A
B.S. MCB 2P20A x 6
プラスチック
1-4分電盤


平面図 縮尺 1:50

工事名	加茂署署長宿舍新築	工事設計図
昭和54年度	17 第 15 号	SCA-E 1/50
図面名称		
電灯, コンセント設備図, 通信設備図		

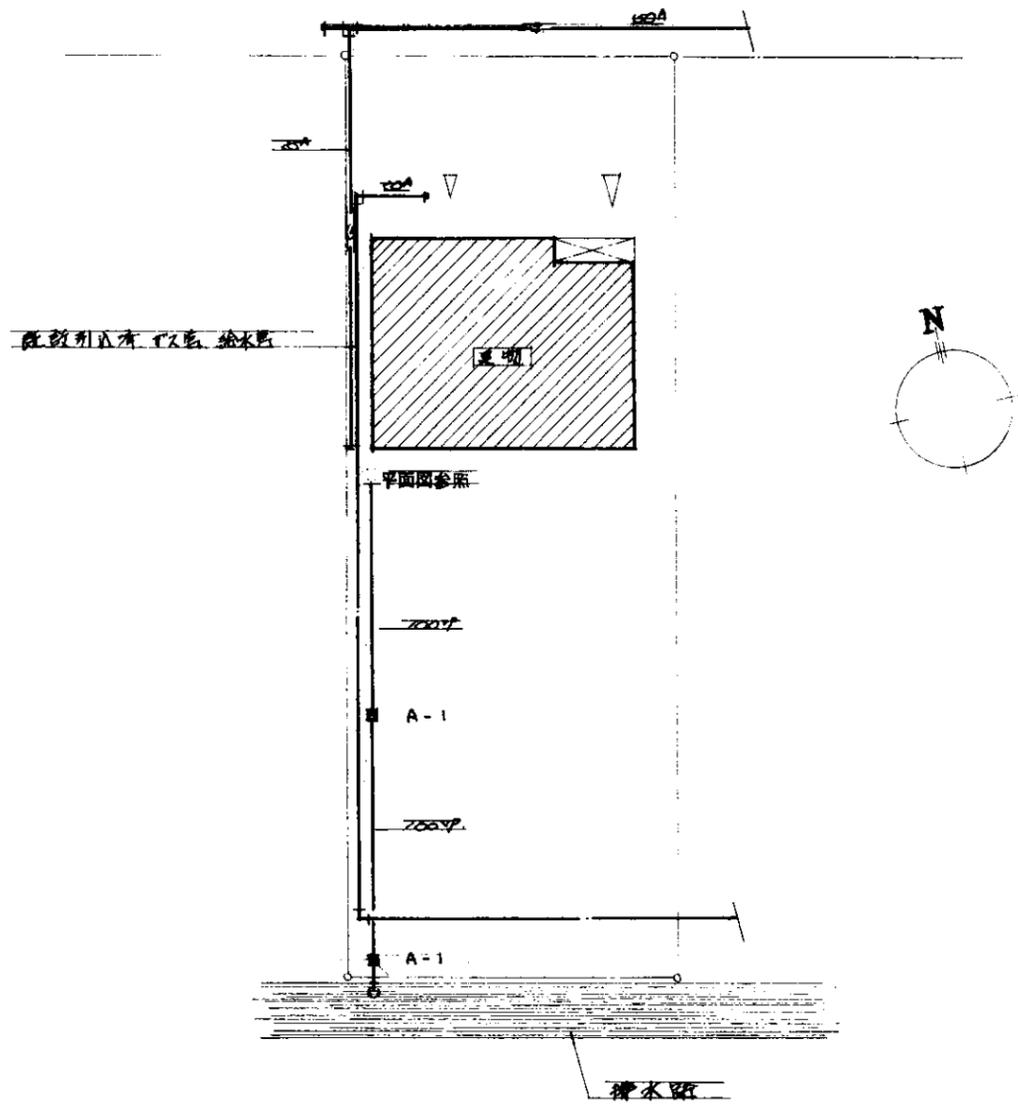

配置図 縮尺 1:200

工事名	加茂署署長宿舎新築	工事設計図
昭和54年度	17 枚 16 号	SCA-E 1/200
図面名称		
配置図. 屋外配管図.		

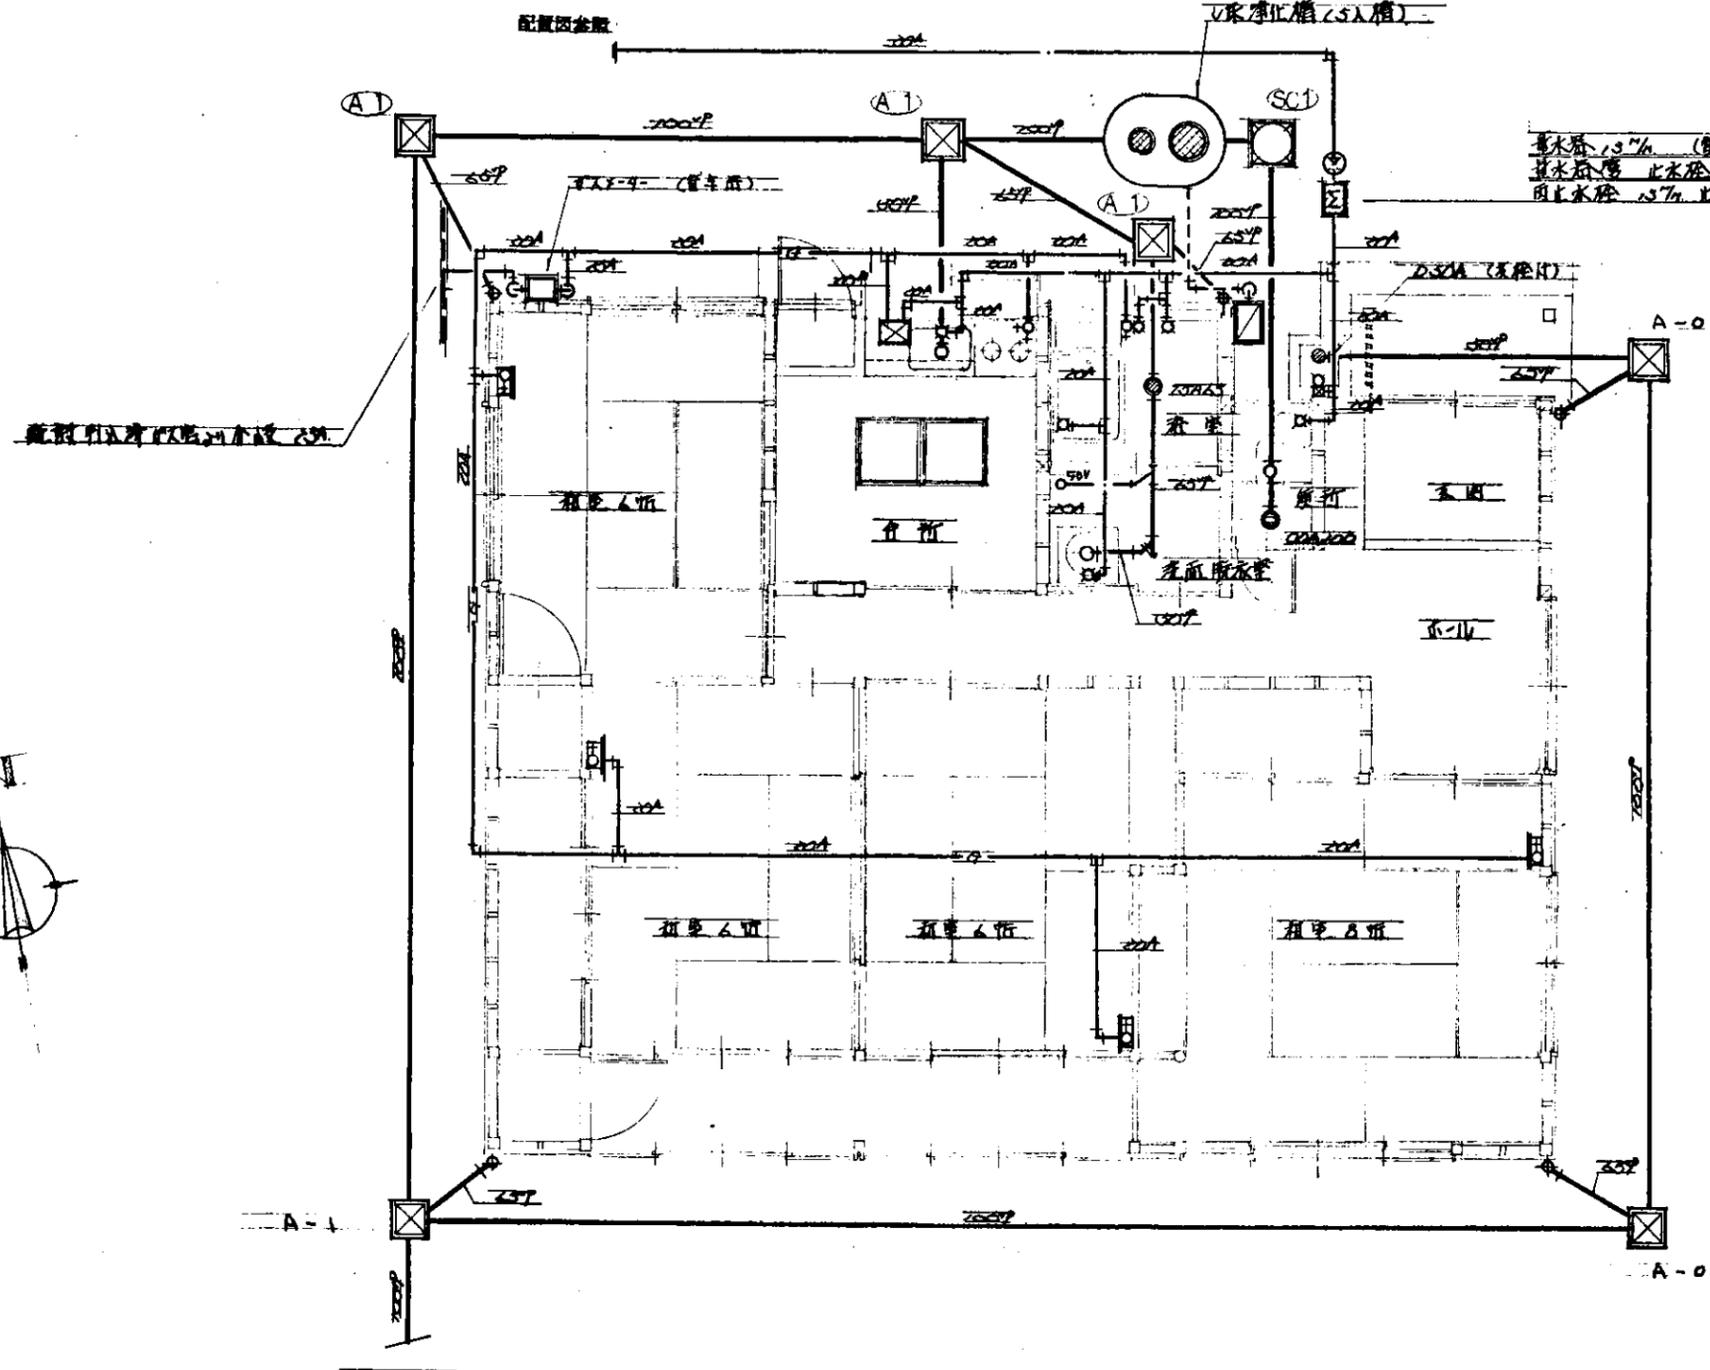

配置図全図
排水衛生設備図
縮尺 1:50

加茂署

器具表			
器具名	記号	備考	数
洗面化粧台	VC-411	排水栓付	1
洗面化粧台	5670B	4寸金具付	1
(To To 付着)			
床掃除口	COA 100		1
浴槽			
自在水栓	1/2-F5		1
脇長横水栓	1/2-FJ		1
上水栓	15A		1
10分スワーク	1/2"		1
床排水17.7°	75A 65		1
洗面化粧台			
洗面化粧台	300x400x725	排水栓付	1
		4寸スワーク	1
化粧化粧台	370x650x175	4寸スワーク付	1
存貯			
楕形自在水栓	1/2-F10		1
20分スワーク	3/8"		1
湯沸器	2号 (瞬間式)	取付板付	1
		上水栓 15A	1
		10分スワーク 1/2"	1
ケリ付スワーク	1/2寸	正電式	1
和室 (6帖x3 8帖x1)			
畳埋込排水	3/8"		4
外部			
水栓柱	15寸	200x100 保護板付	1
10分スワーク	1/2-F12		1
4寸排水金具	50A		1
浄化槽	5人槽	長所間心式	1
		FRP製	
特記事項			
1. 給水管は全水管用塩ビパイプ管に配管する。			
2. 屋外露出配管は防寒保護 (57x29x10厚 40x41) に配管する。			

工事名	加茂署署長宿舍新築	工事設計図
昭和44年度	17月 17日	SCA-E 1/50
図面名称		
給排水衛生設備図		