
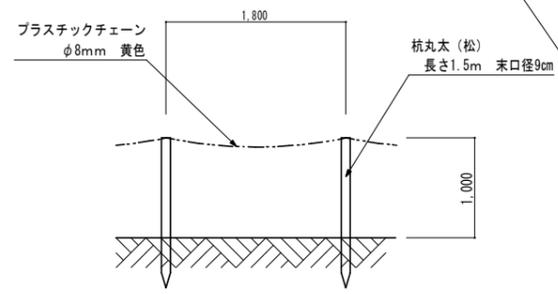
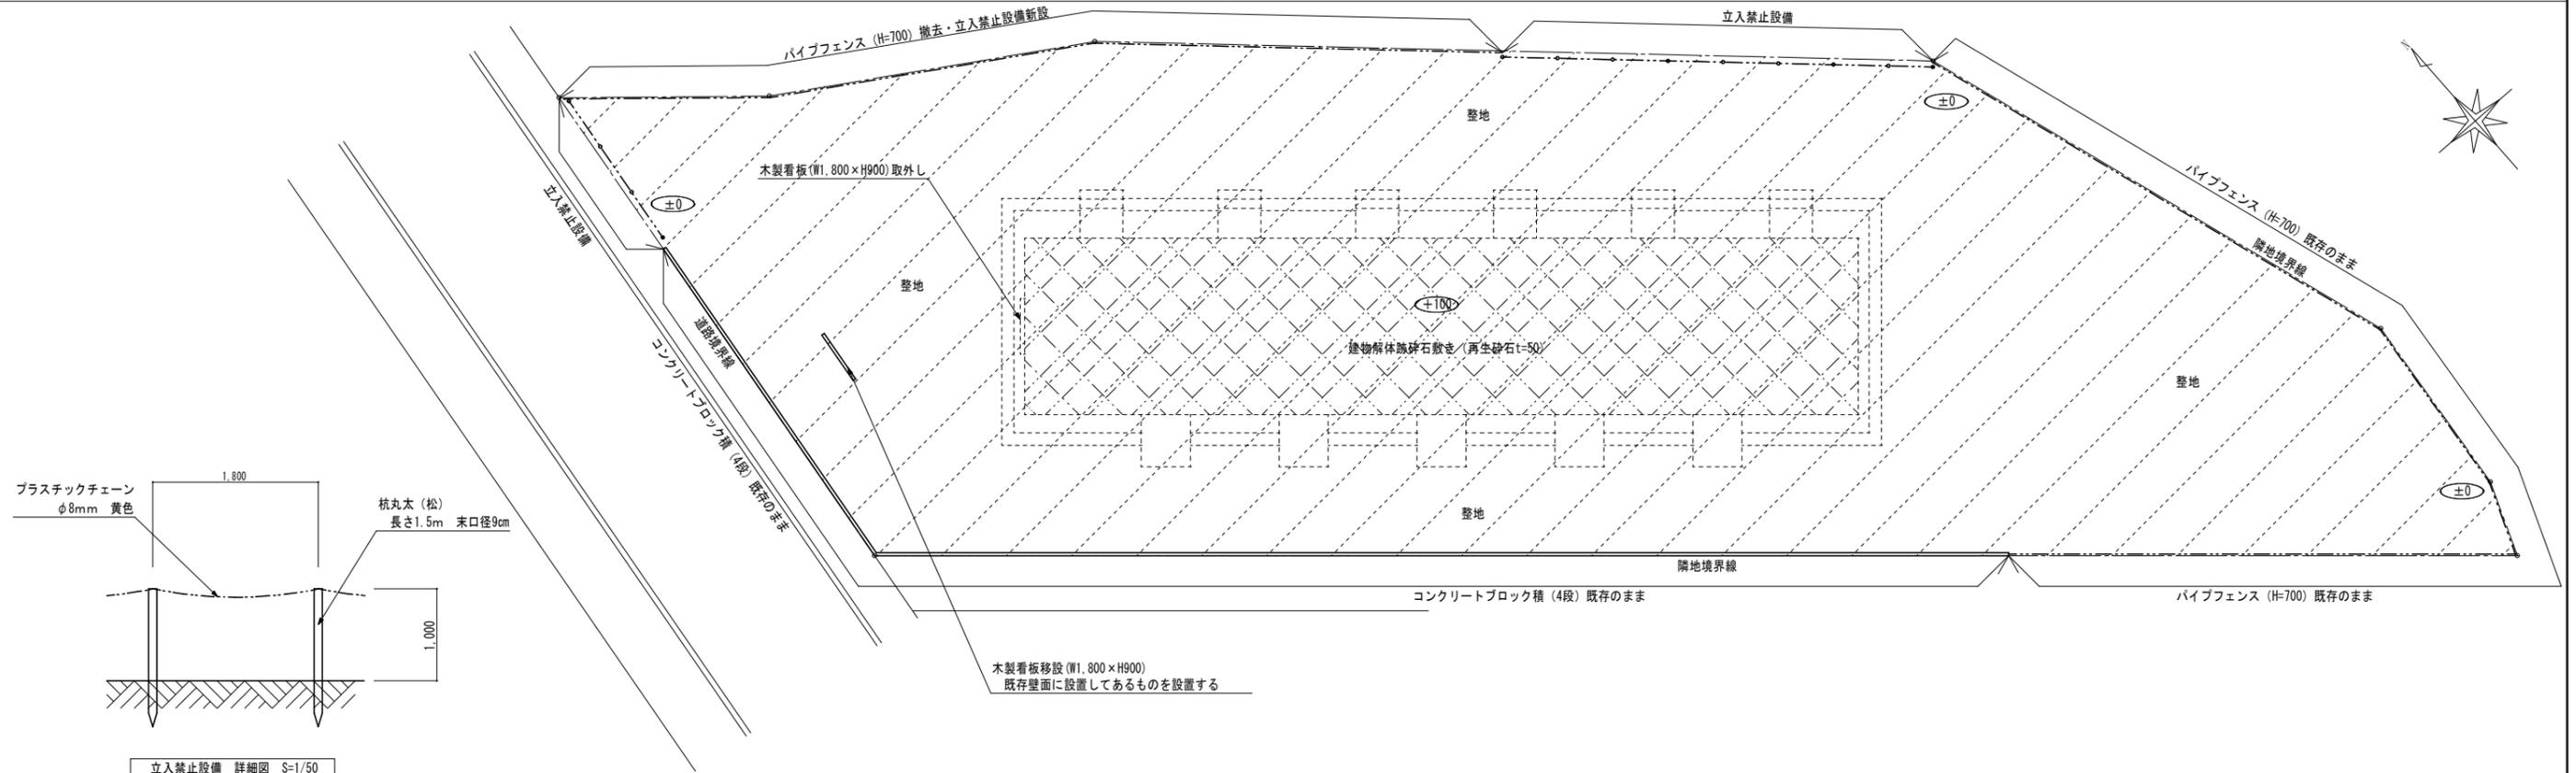


別冊

申込先着順売却
旧仲町職員宿舎跡地

【解体工事関係図面】

令和7年度
新潟県

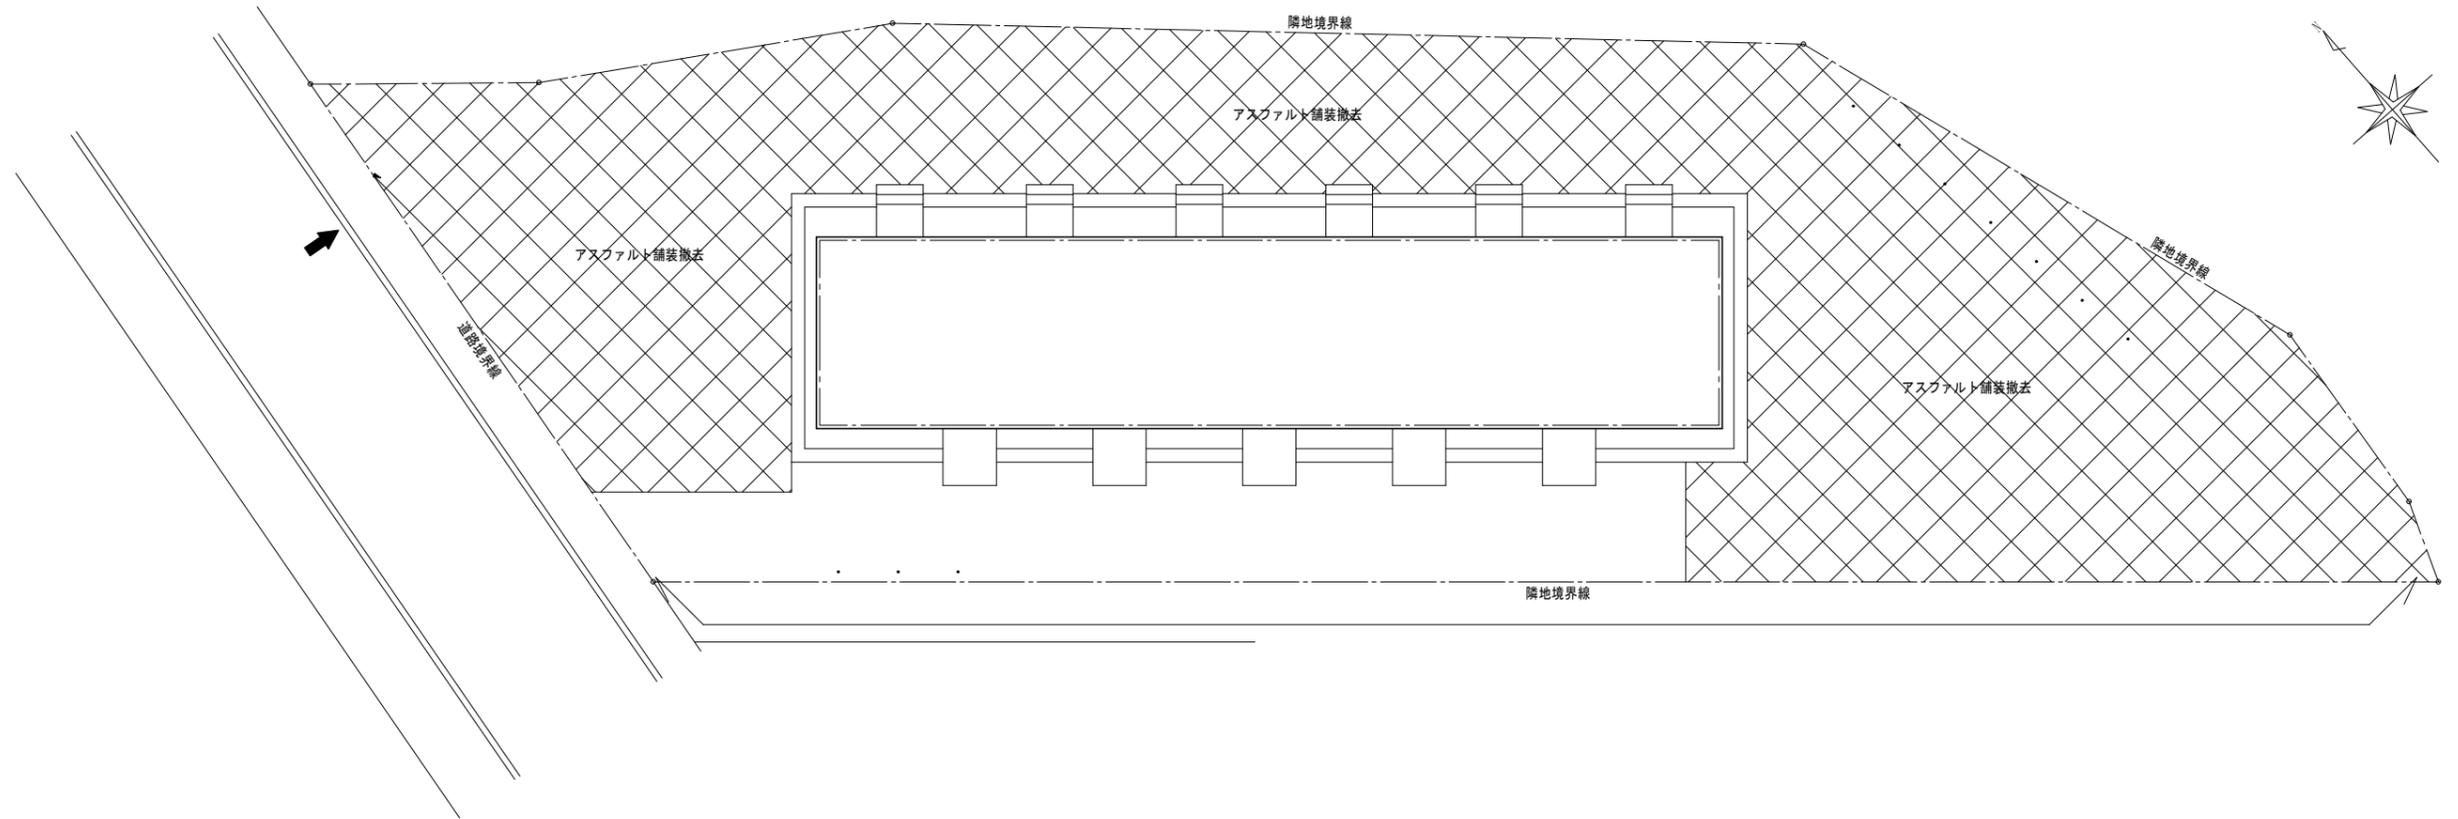


| | |
|--|--|
| | |
| | |
| | |



新潟県警察本部警務部装備施設課
 〒950-8553 新潟県新潟市中央区新光町4番地1 TEL025-285-0110 FAX025-281-2072

| | | |
|--------|-------|------|
| DIRECT | CHECK | DRAW |
| | | |

| | | |
|-----------------------------------------|------------------------|--------------------------|
| PROJECT TITLE (工事名) 津川警察署旧仲町職員宿舎解体工事 | DATE 2023.07.24 | DRAWING NO. (図面番号) 09 |
| DRAWING TITLE (図面名) 外構撤去図・整地図 | SCALE (縮尺) A2:1/150 | |

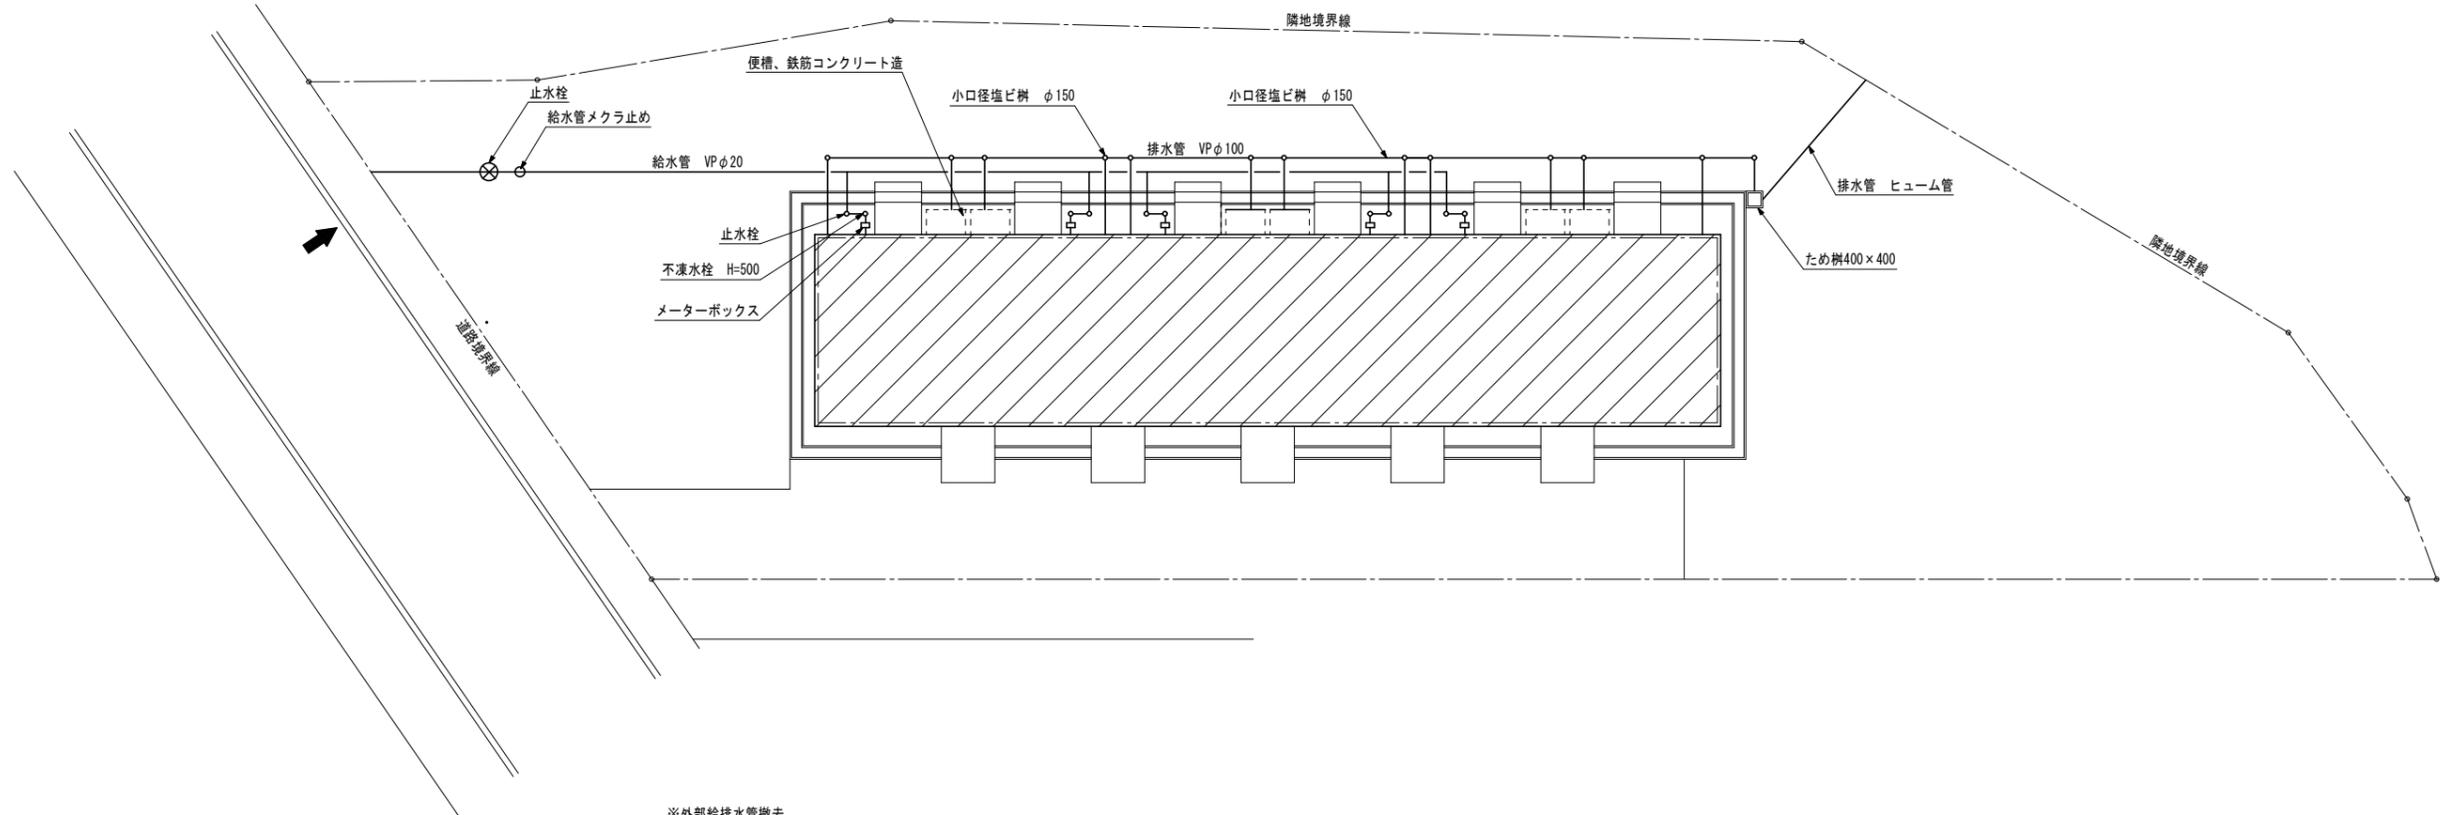

※外部給排水管撤去
 ・各戸に設置の量水メーターは取外しの上、阿賀町役場建設課に返却すること。
 ・給水管は止水栓の後ろで切断しメクラ止めとする。その状況の写真を阿賀町役場建設課に提出すること。

外部排水管撤去図 S=1/150



新潟県警察本部警務部装備施設課

〒950-8553 新潟県新潟市中央区新光町4番地1 TEL025-285-0110 FAX025-281-2072

DIRECT
CHECK
DRAW


PROJECT TITLE (工事名)
津川警察署旧仲町職員宿舎解体工事
DRAWING TITLE (図面名)
外部給排水管撤去図

DATE
2023.07.24
DRAWING NO. (図面番号)
24
SCALE (縮尺)
A2:1/150

基礎杭の残置状況

基礎杭撤去長さ (m) 設計杭長: 7.0m φ300mm

| | G | F | E | D | C | B | A | |
|----|-----|-----|-----|-----|-----|-----|-----|----|
| 1 | 1.1 | 1.1 | 1.2 | 1.2 | 1.0 | 1.0 | 1.2 | 1 |
| 2 | 1.5 | 1.2 | 1.2 | 0.8 | 1.1 | 1.2 | 0.7 | 2 |
| 3 | 1.4 | 1.0 | 1.1 | 0.9 | 1.0 | 1.2 | 2.7 | 3 |
| 4 | 1.4 | 1.0 | 1.0 | 1.2 | 1.2 | 1.1 | 0.9 | 4 |
| 5 | 1.1 | 1.1 | 1.1 | 0.7 | 1.1 | 1.5 | 0.8 | 5 |
| 6 | 1.2 | 1.1 | 1.1 | 0.9 | 1.0 | 1.0 | 1.0 | 6 |
| 7 | 1.1 | 1.1 | 1.2 | 1.1 | 1.1 | 1.1 | 1.5 | 7 |
| 8 | 1.1 | 1.1 | 1.1 | 1.0 | 0.9 | 0.9 | 1.2 | 8 |
| 9 | | 1.1 | | 1.0 | | 1.0 | | 9 |
| 10 | | 1.0 | | 1.1 | | 1.2 | | 10 |

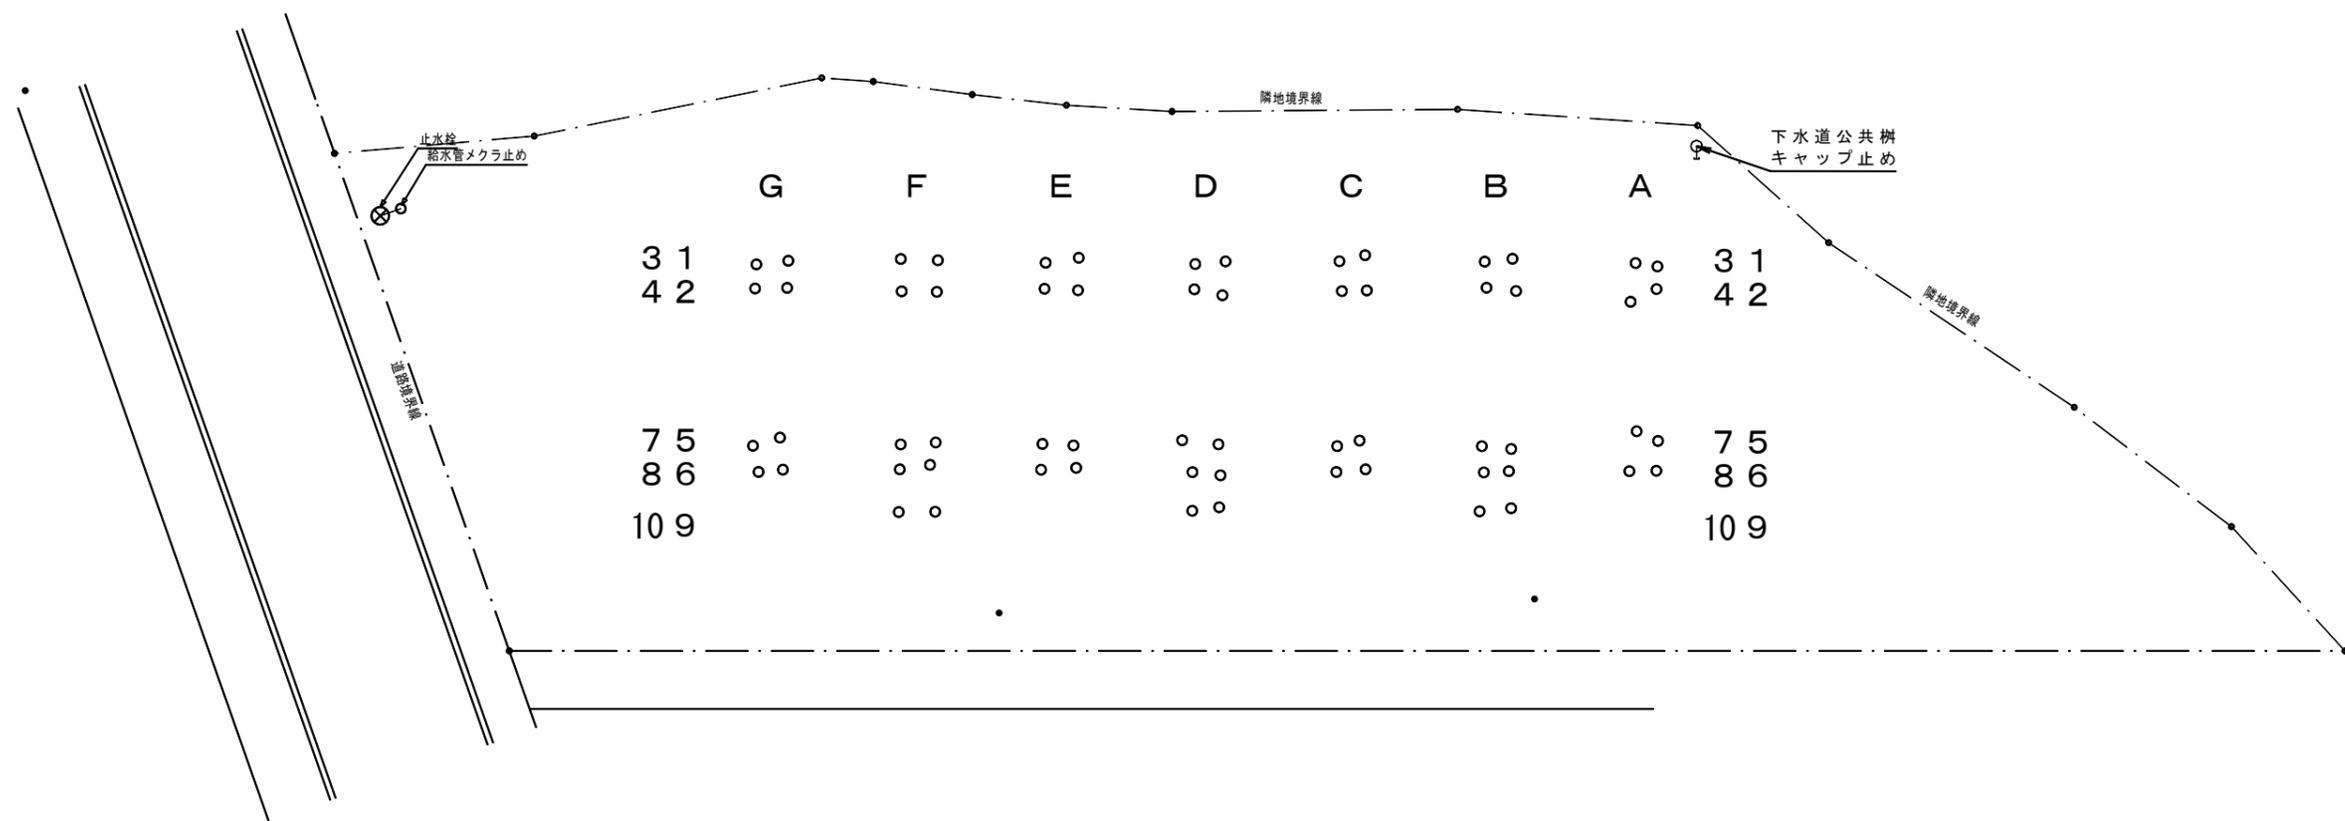

| |
|--|
| |
| |
| |



新潟県警察本部警務部装備施設課

〒950-8553 新潟県新潟市中央区新光町4番地1 TEL.025-285-0110 FAX025-281-2072

| | | |
|--------|-------|------|
| DIRECT | CHECK | DRAM |
| | | |

| | |
|---------------------|------------|
| PROJECT TITLE (工事名) | DATE |
| 津川警察署旧仲町職員宿舎解体工事 | |
| DRAWING TITLE (図面名) | SCALE (縮尺) |
| 基礎杭・給排水 位置図 | A2:1/150 |

| |
|--------------------|
| DRAWING NO. (図面番号) |
| |